



PŘEDÍRANÉ KOMUNIKACE A SADOVÉ ÚPRAVY + VODOVOD A KANALIZACE NA KOVAŘSKÉ STRANĚ

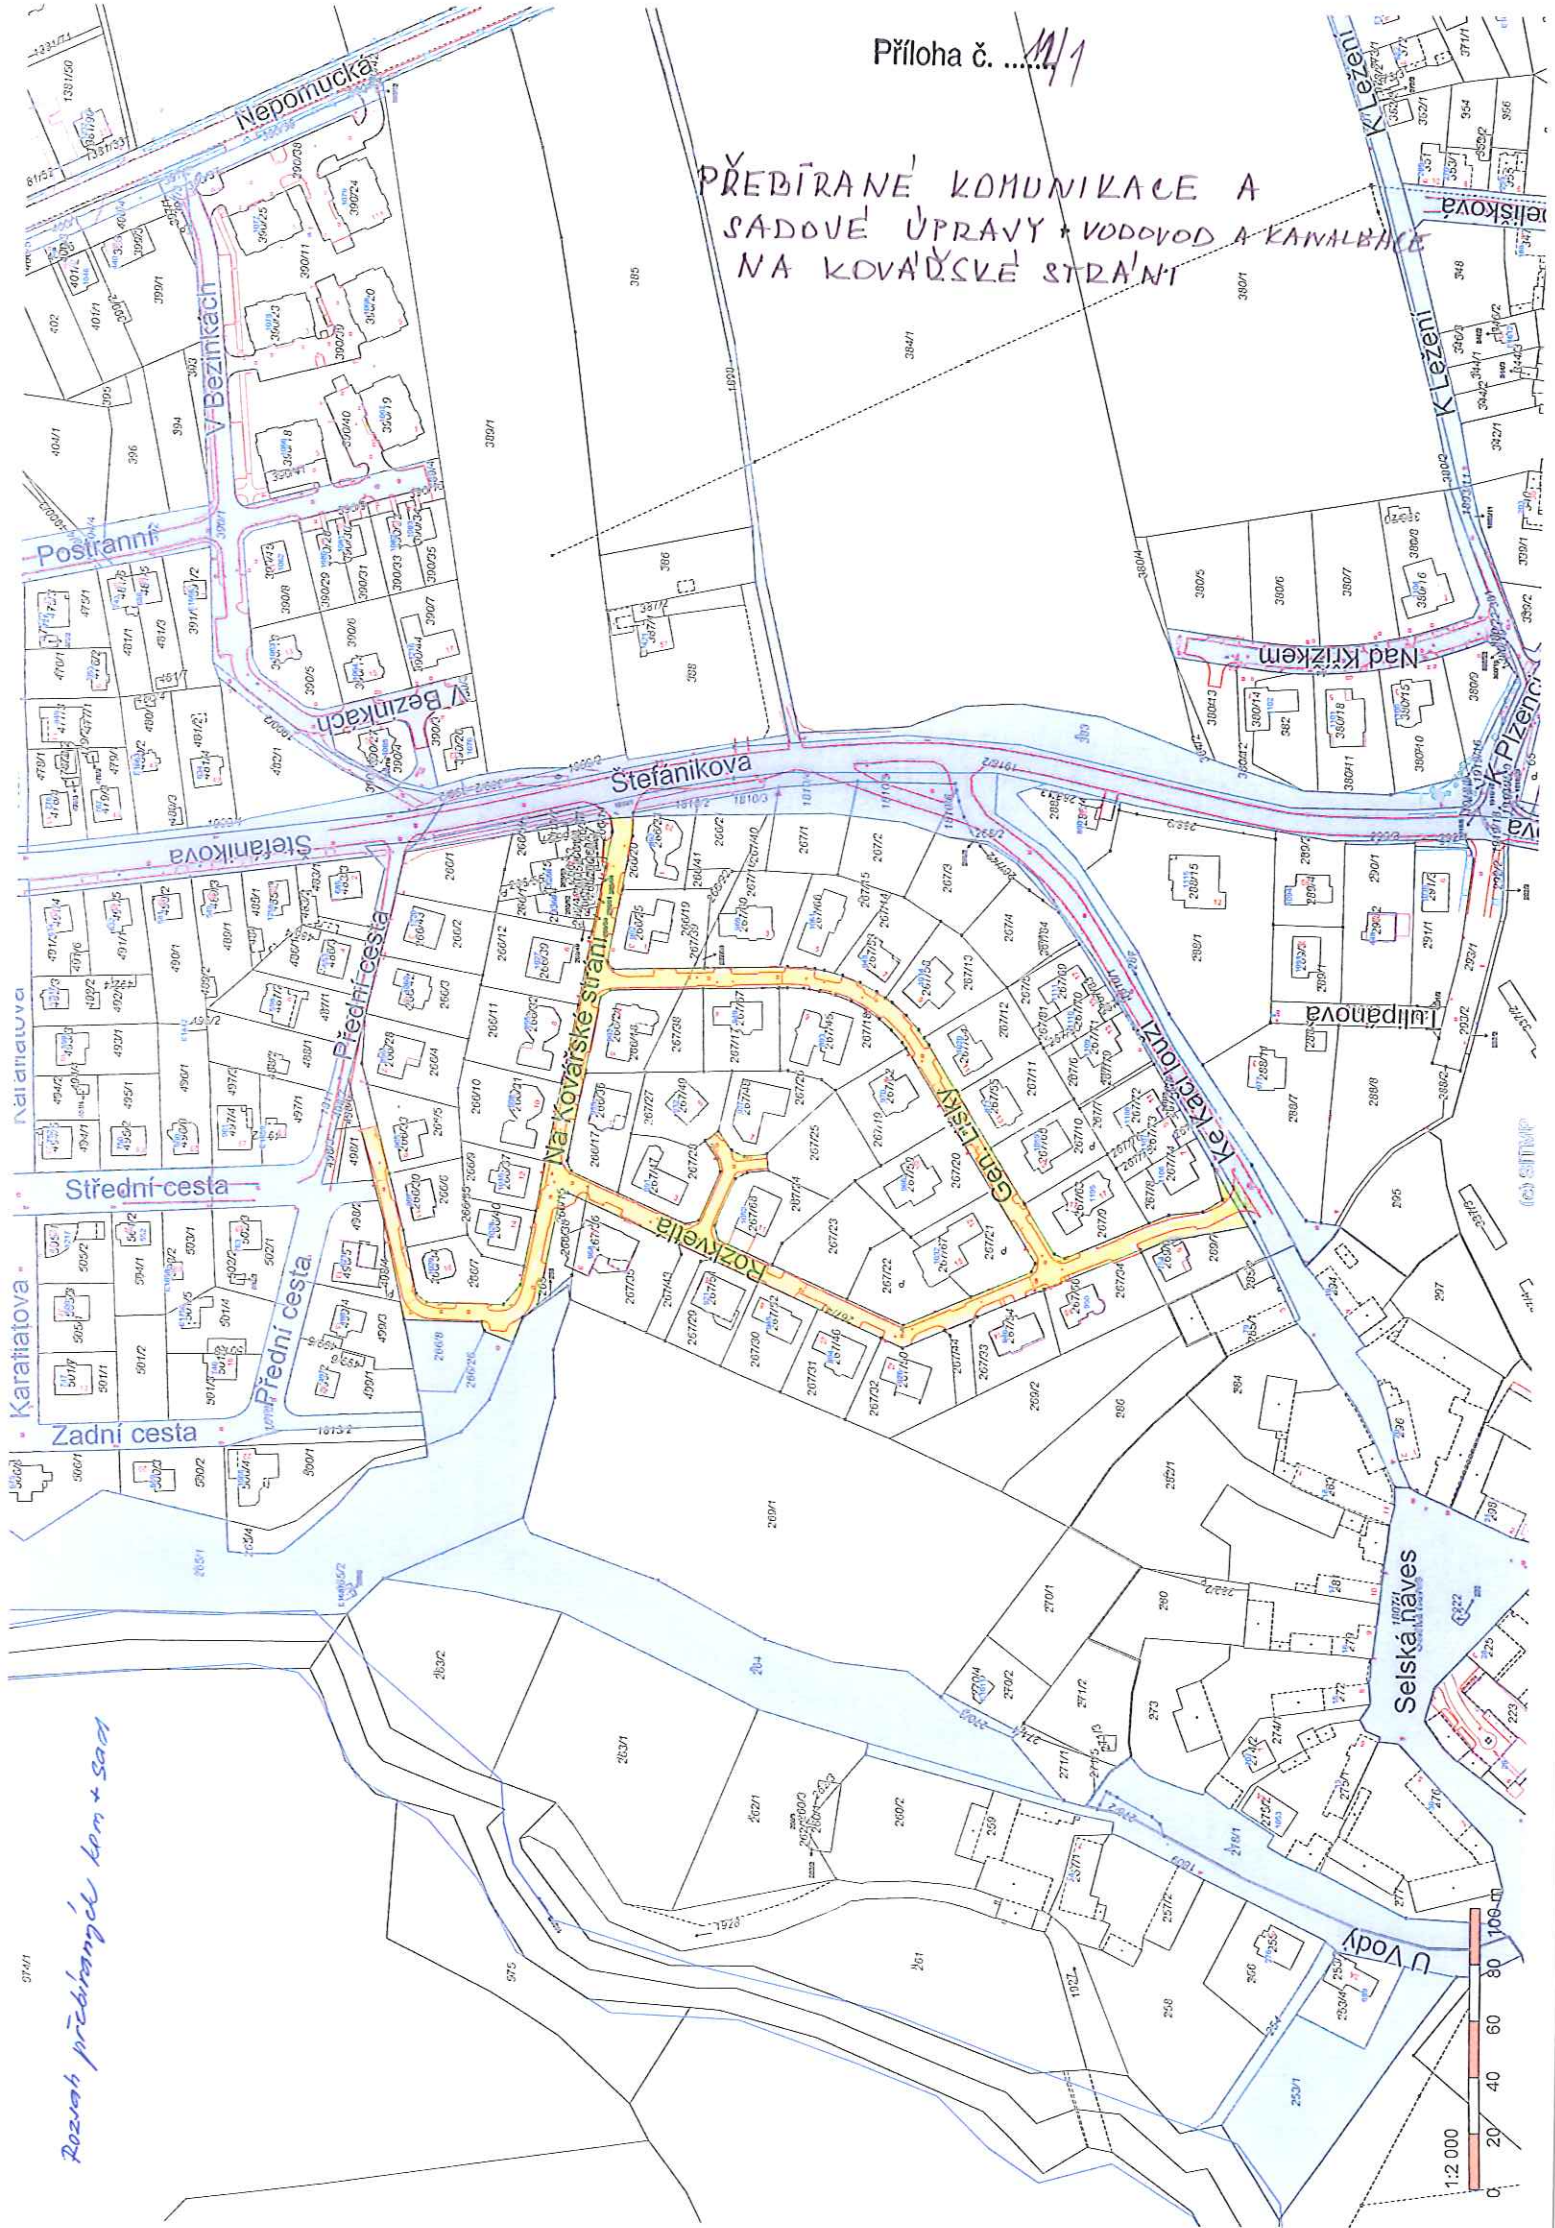

Rozsah předíraných kom. + sad

TŘEBÍDANÉ VEŘEJNÉ OSVĚTLENÍ
NA KOVAŘSKÉ STRANĚ

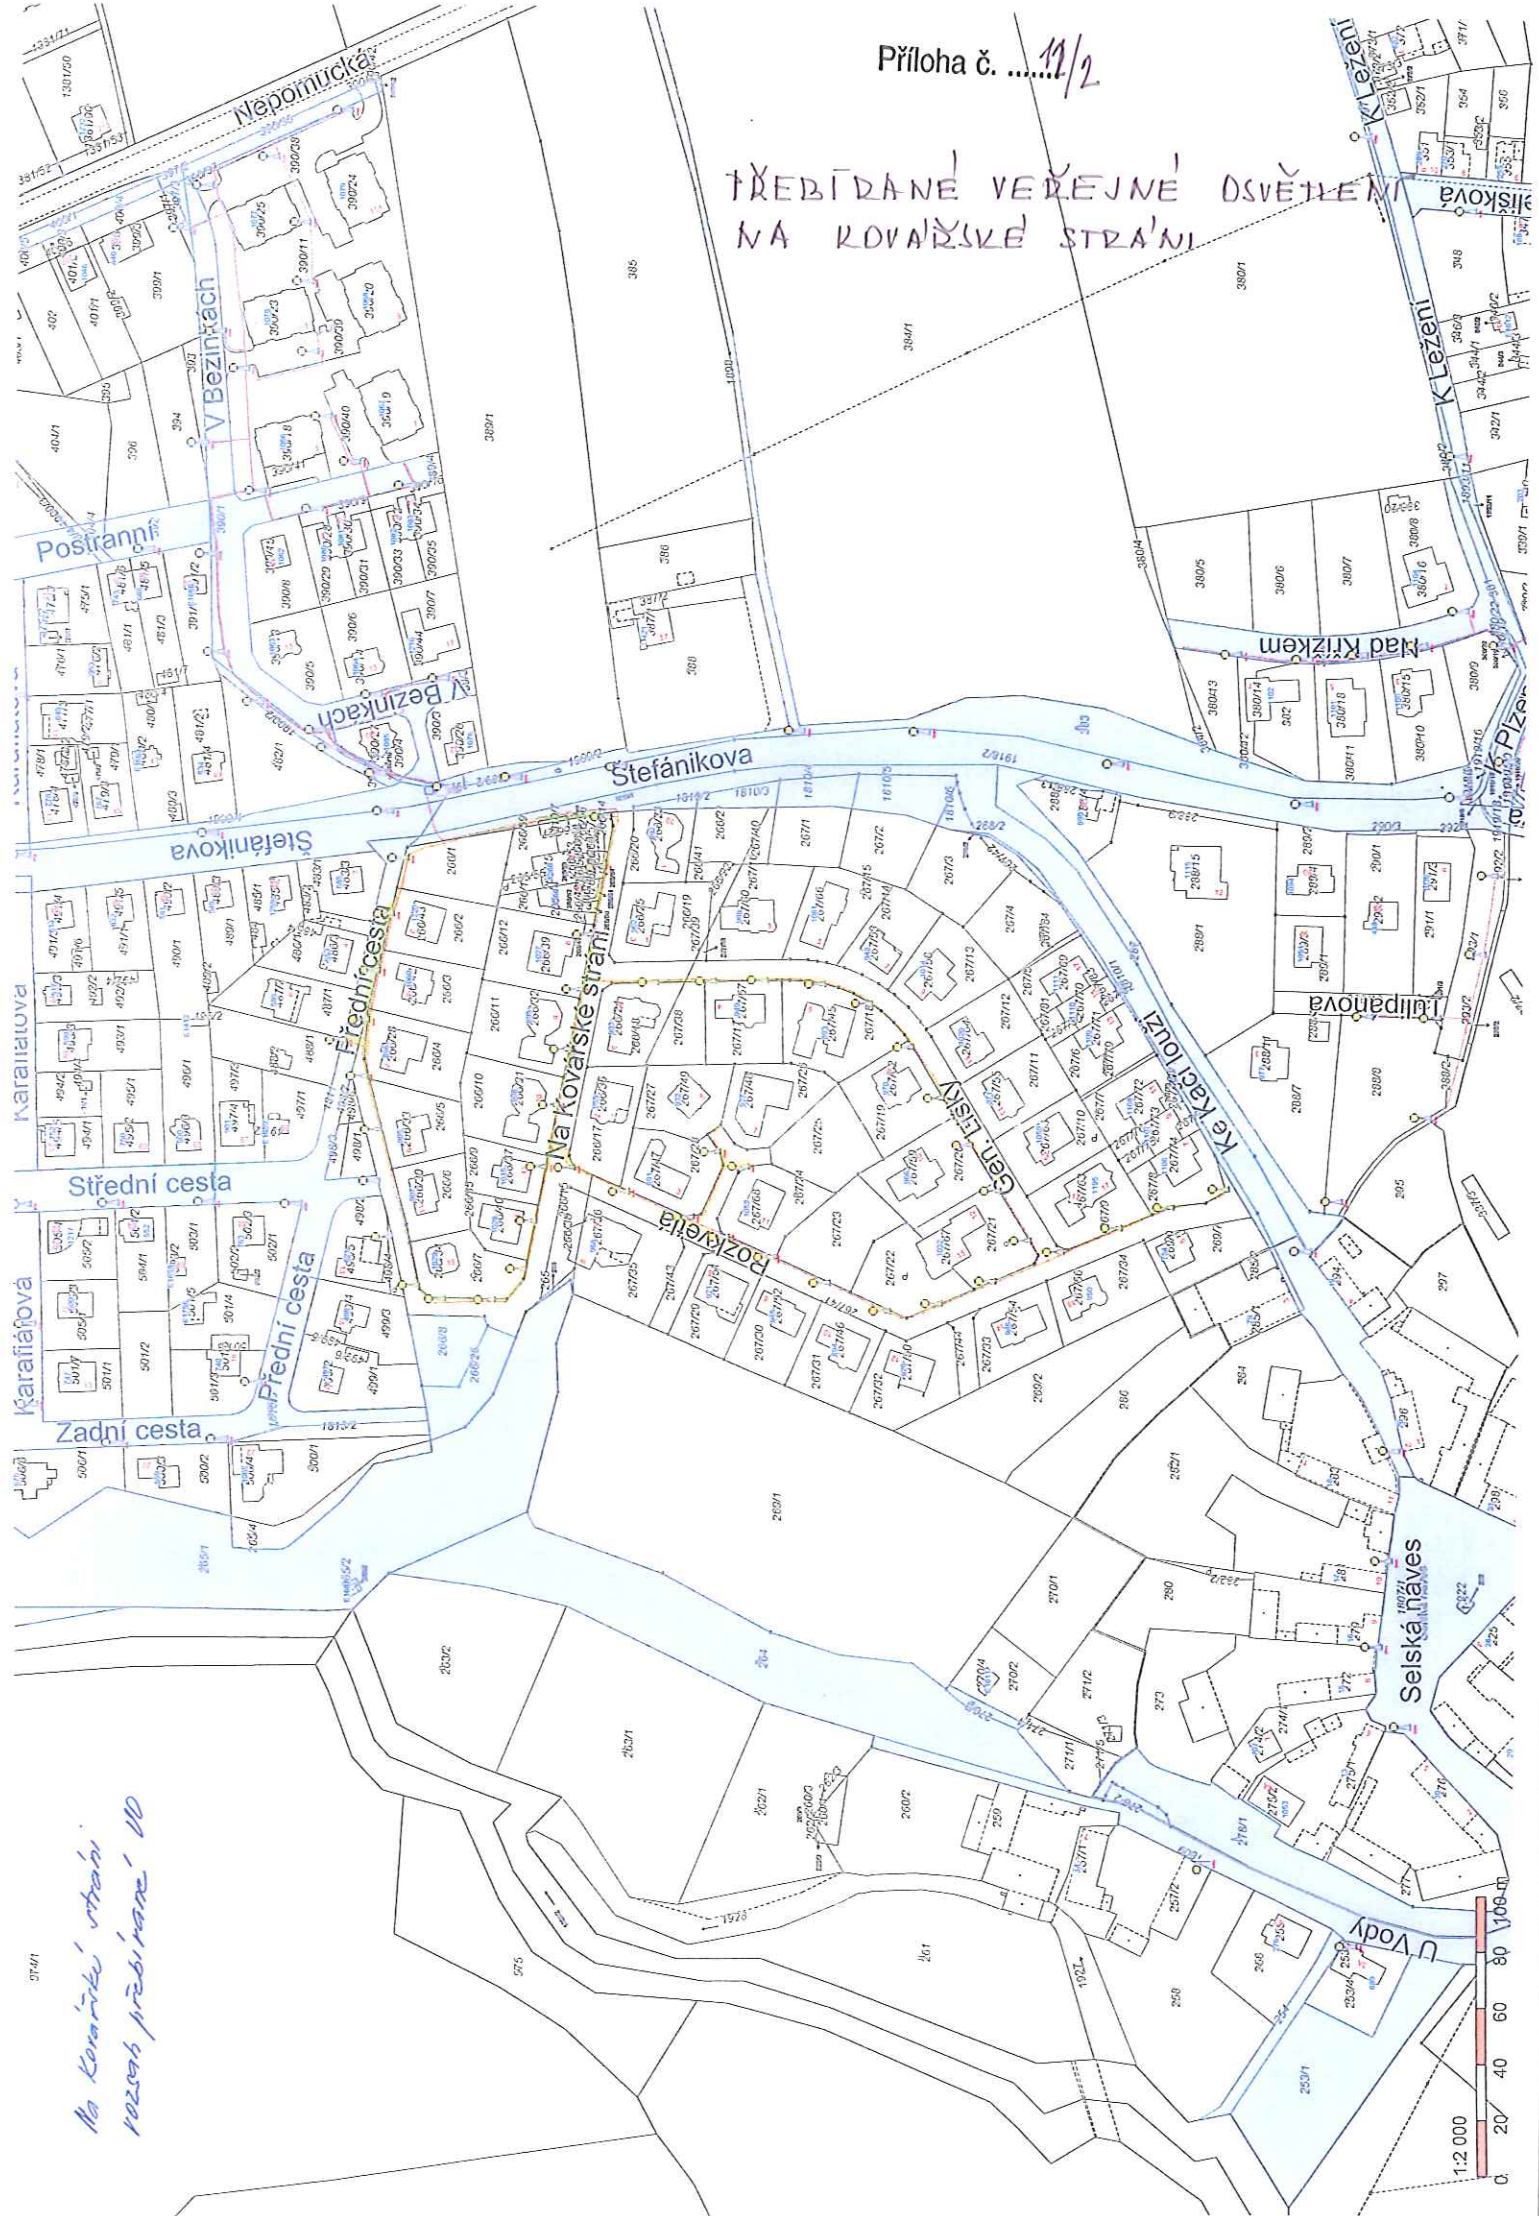

Na Koraňku straní
rozsaň přebírané - 110

PŘEDBÍDANÁ KANALIZACE
V UL. KE KADÍ LOUŽI

2 nové stoky


PROJEKTOVANÝ VODOVOD
PROJEKTOVANÝ PLYN

LEGENDA :



SKUTEČNÉ PŘEVODNÍ

		IPRHOS a.s., Slezská 103, Praha 3 VÝSTAVBA RD V PÍZ-ČERNICÍCH SO 01 JEDNOTNÁ KANALIZACE	
Stavba	PS	Projektant	ING. FIALA
Stupeň	1 : 500	Číslo výkresu	010-98/V2
SITUACE odkanalizování		2/99	

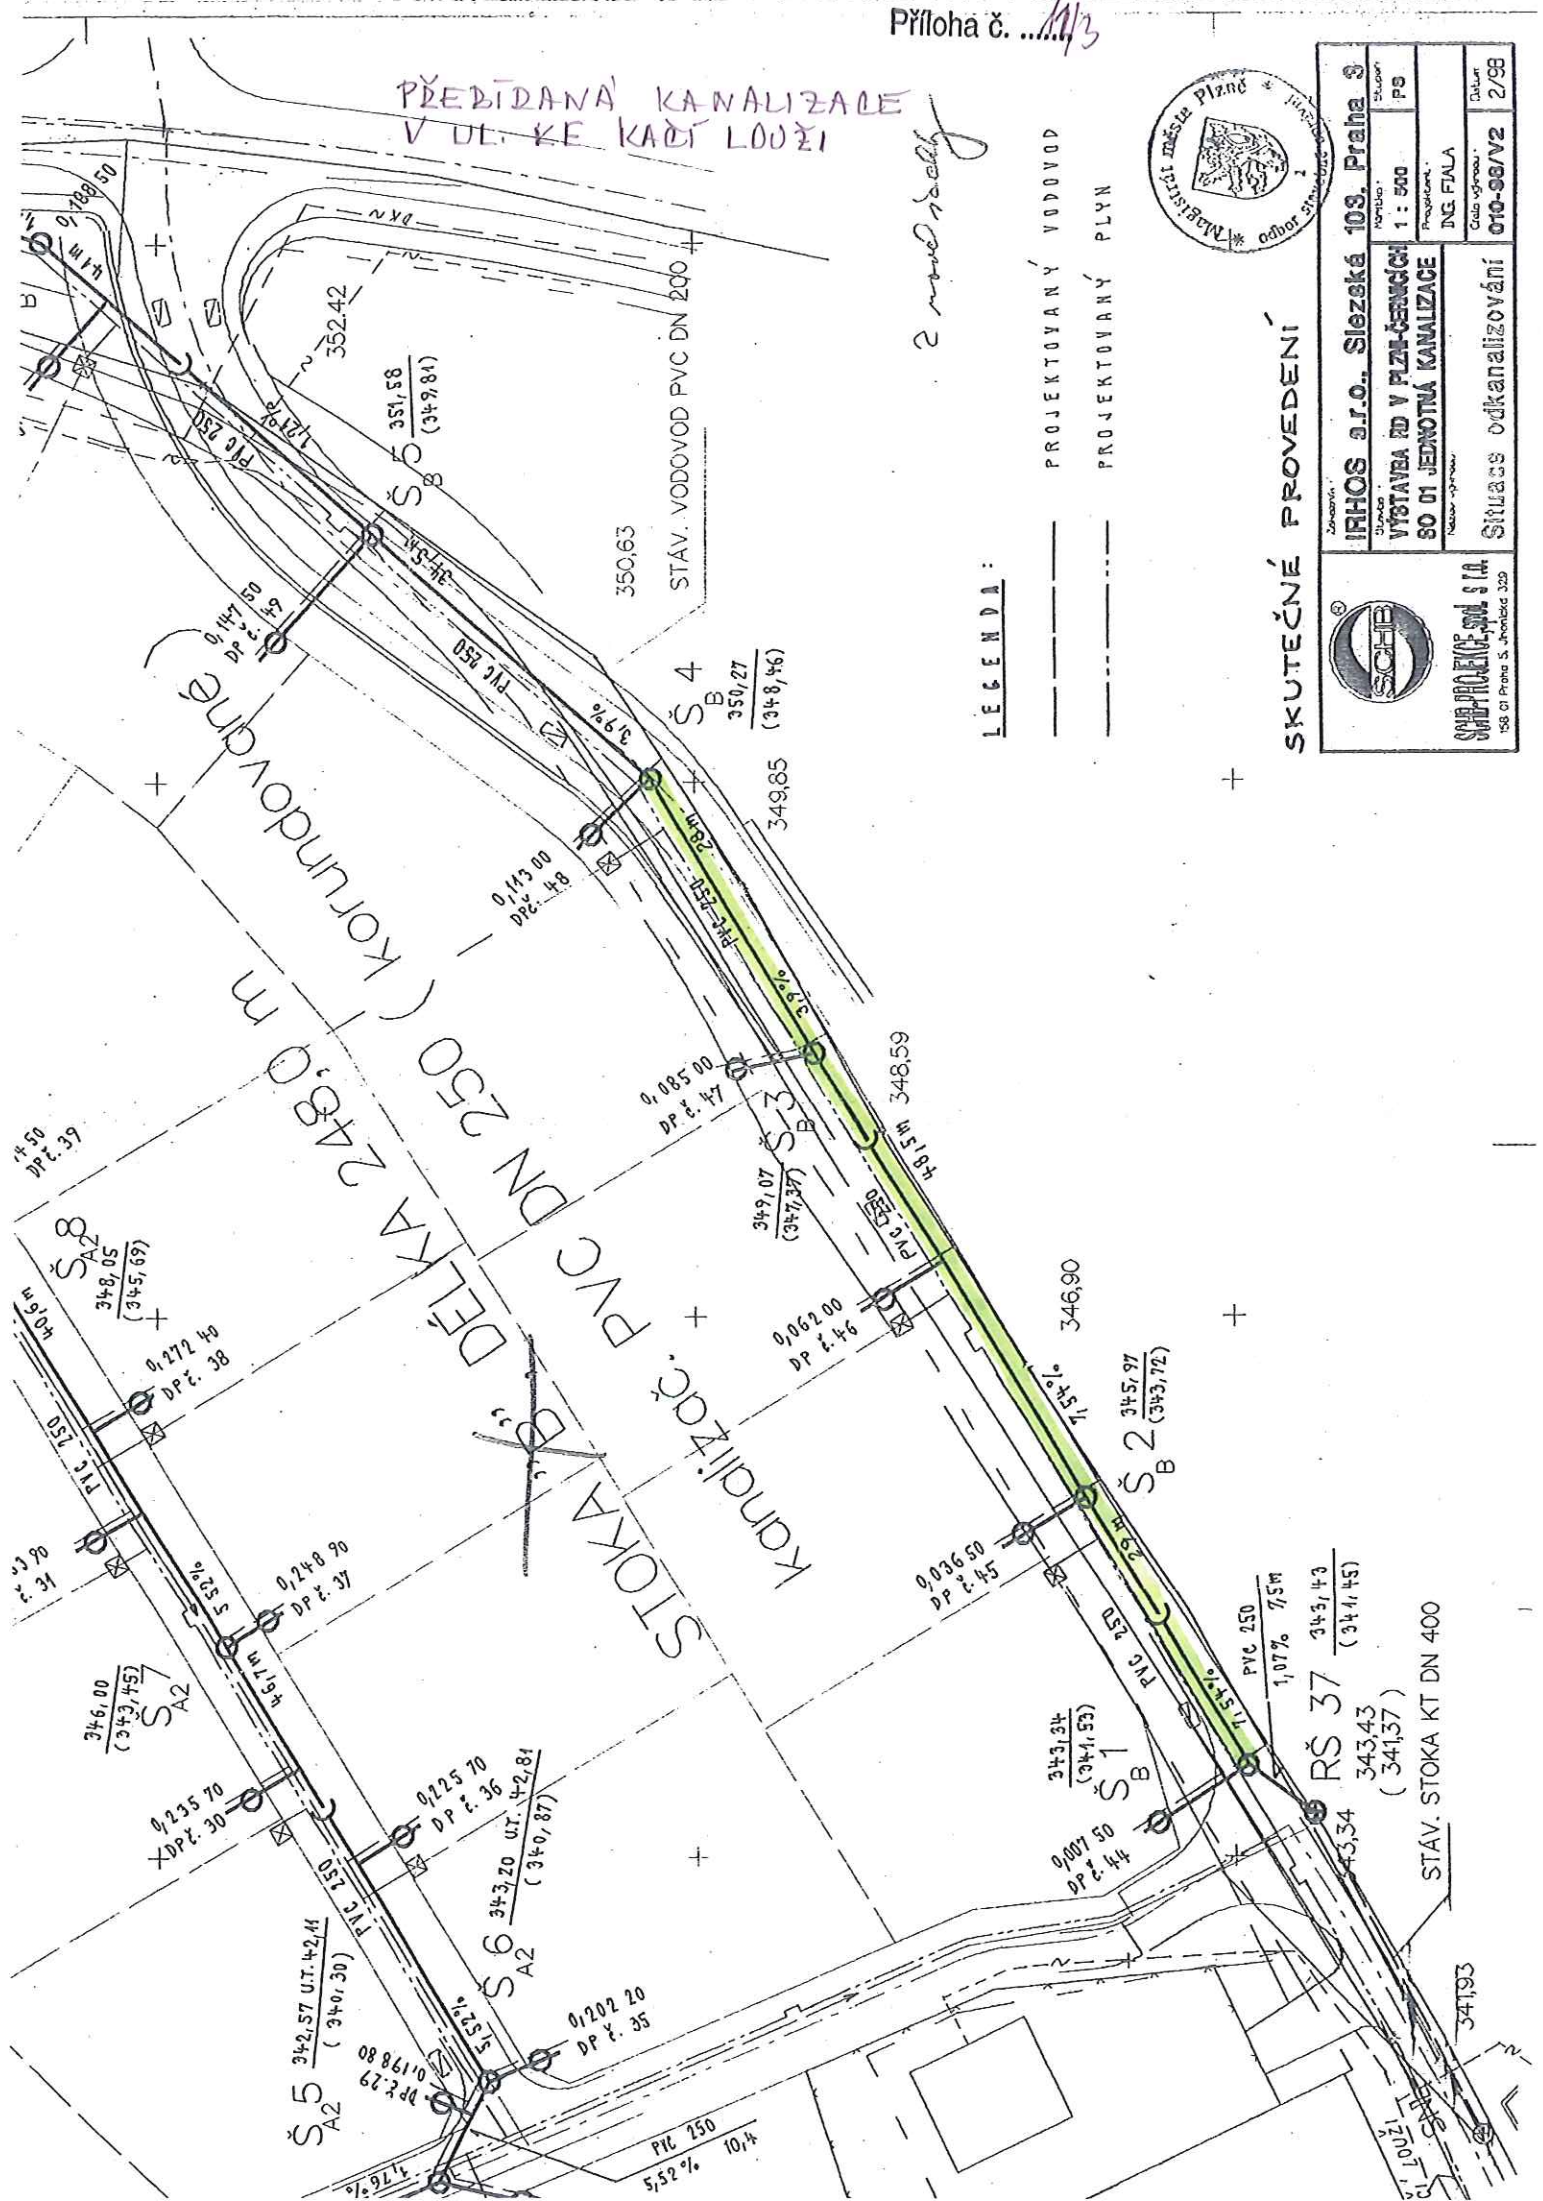

PŘEBÍRANÉ VEŘEJNÉ DVĚTLENÍ V UL. KE KACÍ LOUŽI

Správa veřejného statku města Pízně Klatovská 10-12, Pízn	
Zaměření skutečného stavu	
místo : Předměstí - Ke Kací louži	kat. území : Černice
souřadnicový systém : JTSK	zameril : Ing. Novák
výškový systém : ---	zpracoval : Ing. Novák
měřítko : 1 : 500	datum : 11/2011

- o podzemní hydrant
- o vodovodní soupe
- o kanalizační šachta
- katastrální hranice

- plot
- lampa
- trasa VD
- vodovod
- kanalizace

