


# KOORDINAČNÍ SITUACE

## 1:200

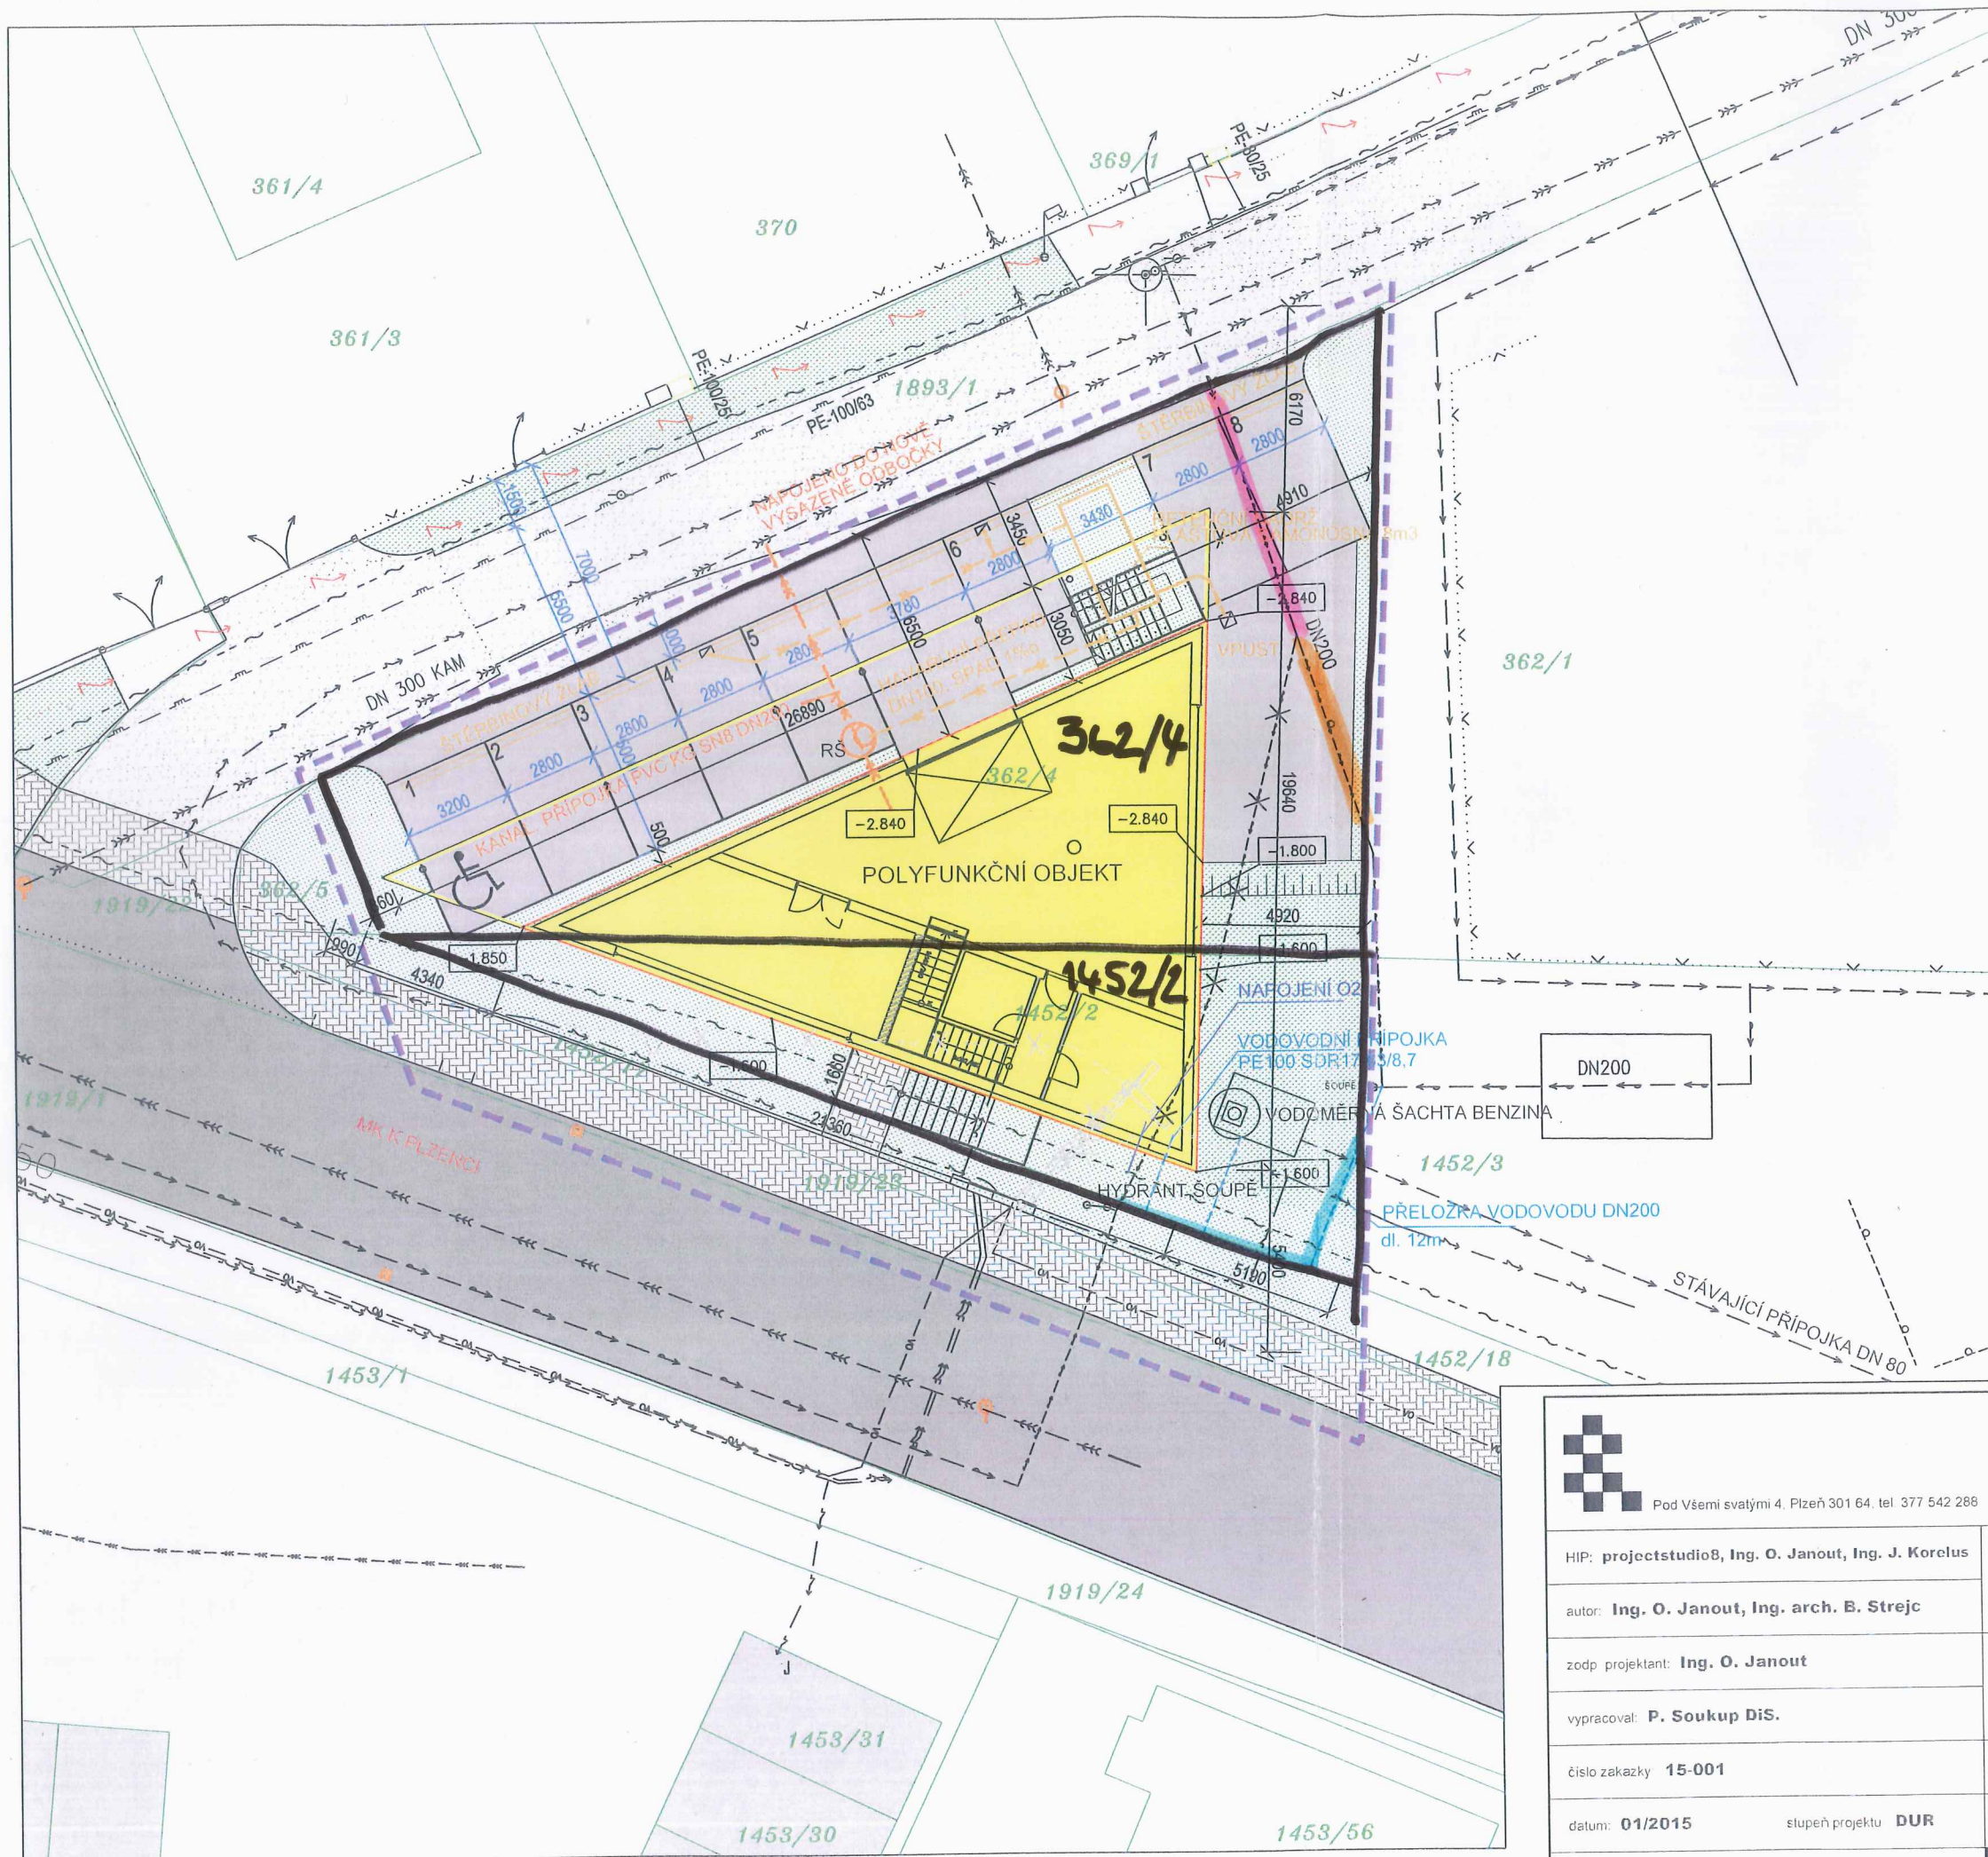

### LEGENDA - SÍŤI - STÁVAJÍCÍ

- VODOVOD
- KANALIZACE SPLAŠKOVÁ
- KANALIZACE DEŠŤOVÁ
- PLYNOVOD
- VEDENÍ NN - PODZEMNÍ
- VEDENÍ NN - NADZEMNÍ
- VEDENÍ VO - PODZEMNÍ
- - - SDĚLOVACÍ KABELY

### LEGENDA SÍŤI - NOVÉ

- VODOVOD
- KANALIZACE SPLAŠKOVÁ
- KANALIZACE DEŠŤOVÁ
- SDĚLOVACÍ KABELY
- VEDENÍ NN - PODZEMNÍ
- VEDENÍ VO - PODZEMNÍ

### LEGENDA - POVRCHŮ

 
- BETONOVÝ POVRCH POJEZDOVÝ
- CHODNÍK - ZÁMKOVÁ DLAŽBA
- ZELEŇ
- NAVRŽENÝ OBJEKT

- ☼ SADOVÉ ÚPRAVY

- HRANICE ZÁJMOVÉHO ÚZEMÍ

- KATASTR NEMOVITOSTÍ

- PŘELOŽKA DN 200
  - VODOVOD DN 100
  - VODOVOD DN 200
- ±0,000 = 374,02 m.n.m.**



Pod Věsmi svatými 4, Plzeň 301 64, tel. 377 542 286

akce:

## POLYFUNKČNÍ OBJEKT

Plzeň-Černice, ul. K Plzenci

HIP: projectstudio8, Ing. O. Janout, Ing. J. Korelus

místo stavby:

Plzeň - Černice, parc.č. 1452/2, 362/4

autor: Ing. O. Janout, Ing. arch. B. Strejc

zodp. projektant: Ing. O. Janout

zadavatel: Neumann Miroslav, Konvalinková 964/5a, Plzeň, IČ 43325700  
Toman Petr JUDr., Konvalinková 965/5, Černice, Plzeň

vypracoval: P. Soukup DiS.

číslo zakázky 15-001

část C. SITUACE STAVBY

datum: 01/2015

stupeň projektu DUR

obsah: KOORDINAČNÍ SITUACE

číslo přílohy C.2.

měřítko 1:200

www.projectstudio8.cz